


RZUT PARTERU Skala 1 : 100 INSTALACJA C.O.

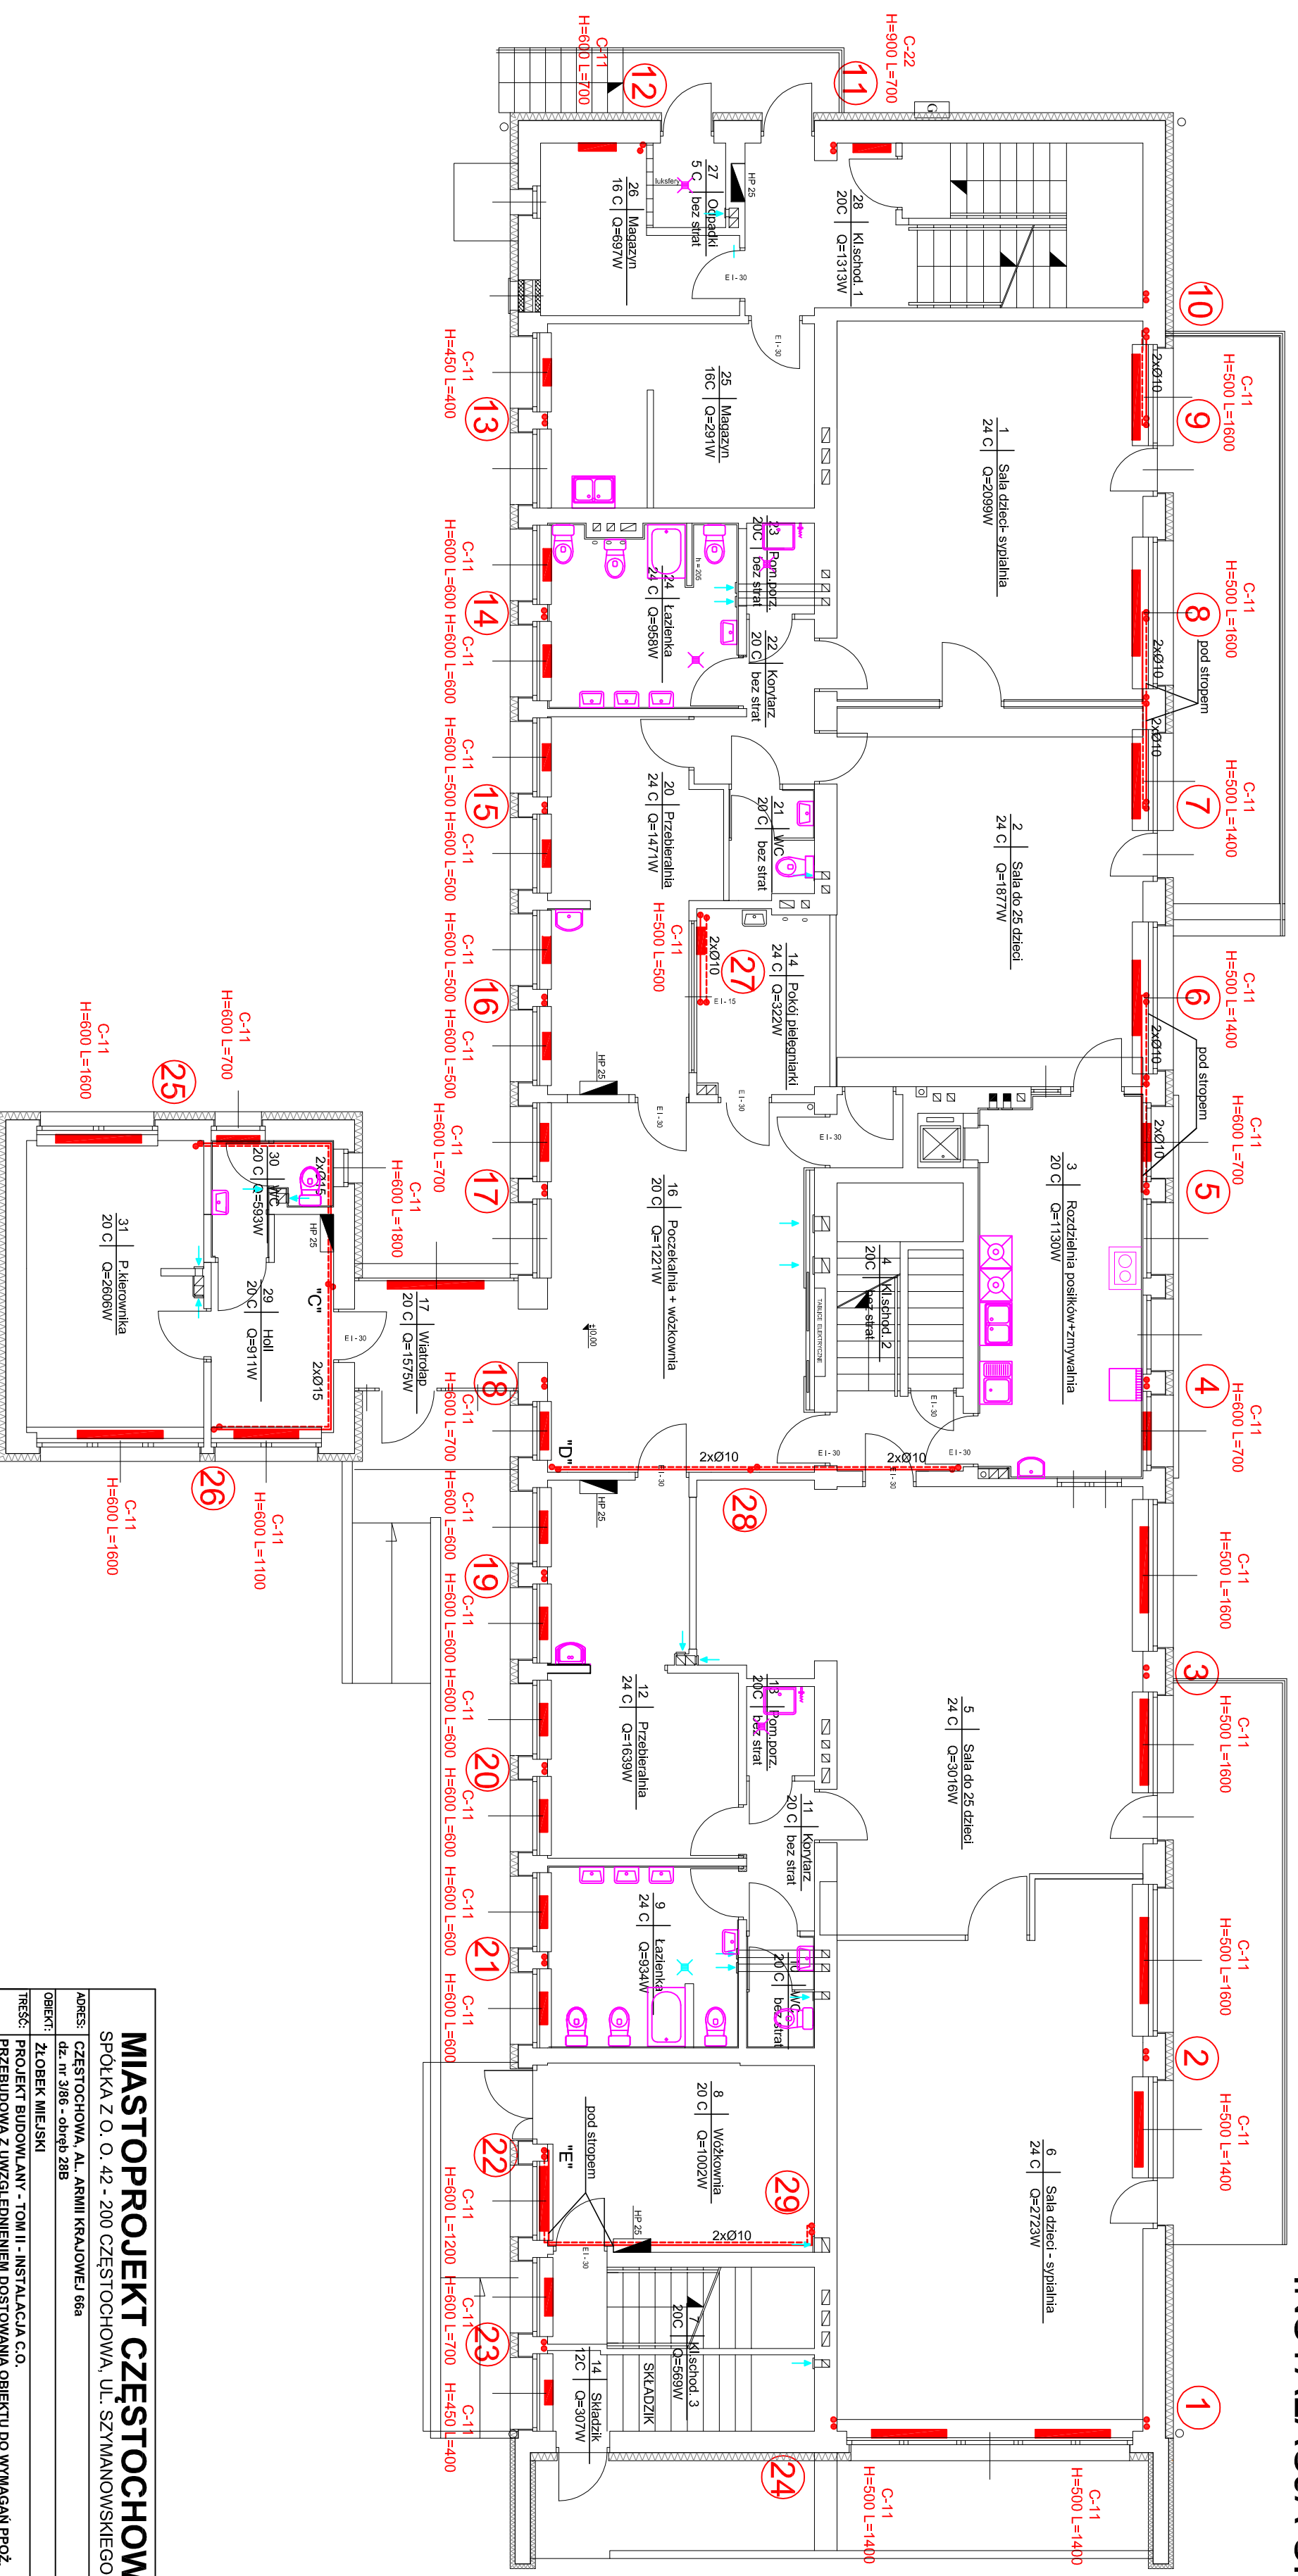

MIASTOPROJEKT CZĘSTOCHOWA	
SPÓŁKA Z O. O. 42 - 200 CZĘSTOCHOWA, UL. SZYMANOWSKIEGO 15	
ADRES:	CZĘSTOCHOWA, AL. ARMIII KRAJOWEJ 66a
dz. nr 3185 - obręb 28B	
OBIEKT:	ŻŁOBEK MIEJSKI
TRZĘSC:	PROJEKT BUDOWLANY - TOM II - INSTALACJA C.O.
	PRZEBUDOWA Z UWZGLĘDNIENIEM DOSTAWANIA OBIEKTU DO WYMAGAŃ PROZ.
NAZWA PRZEM:	RZUT PARTERU - INSTALACJA C.O.
PROJEKTOWAŁ:	mgr inż. Paweł RAJCA
SPRACOWAŁ:	mgr inż. Zdzisława Kulik-Dziedziela
OPRACOWAŁ:	techn. SUTRATNY
DATA OPRAC:	03.2016
SKALA:	1:100
NR LUDWI:	462/PW/2015
NR INŻYNIER:	SIK0283/PWOS104
NR UPRAWNIENIE:	SIK0283/PWOS104
NR SPECJALNOŚĆ:	63/129/76
NR STRON:	2
NR STRONY:	11